

typ rozvaděče: Skříňový, nástěnný

stupeň krytí: IP00/IP30

rozměr: 600x2000x300

P_i = 56 kW

PS = 34 kW

I_{nj} = 63 A

přívod : zhora

vývod : zdola a shora


Mateřská škola Nová Bělá

OSA projekt s.r.o.
Kafkova 10, 702 00 Ostrava


tel. 595 693 200
fax. 596 618 557
e-mail:osa@osa-projekt.cz




| | | | | |
|---|--|--|---------------------------------|--|
| VEDOUČÍ PROJEKTU Ing. STANĚK Dalibor | | ZODPOVĚDNÝ PROJEKTANT Martina Tesárková | VYPRACOVAL Martina Tesárková | |
| OBJEDNATEL Statutární město Ostrava, Městský obvod Nová Bělá, Mitrovická 342/100, Ostrava Nová Bělá | STAVEBNÍK Statutární město Ostrava, Městský obvod Nová Bělá, Mitrovická 342/100, Ostrava Nová Bělá | | | |
| STAVEBNÍ OBJEKT SO 02-Budova Mateřské školy | | STUPEŇ DPS | DATUM listopad 2012 | |
| ČÁST F02.6.1- Elektroinstalace | FORMÁT A4 2 | MĚŘÍTKO 1:100 | | |
| NÁZEV VÝKRESU 1.NP -Rozvaděč kuchyň | | ARCHIVNÍ ČÍSLO ČÍSLO ZÁKAZKY 11-072-5 | | |
| | | ČÍSLO VÝKRESU F.02.6.1-007 | ZMENA | |

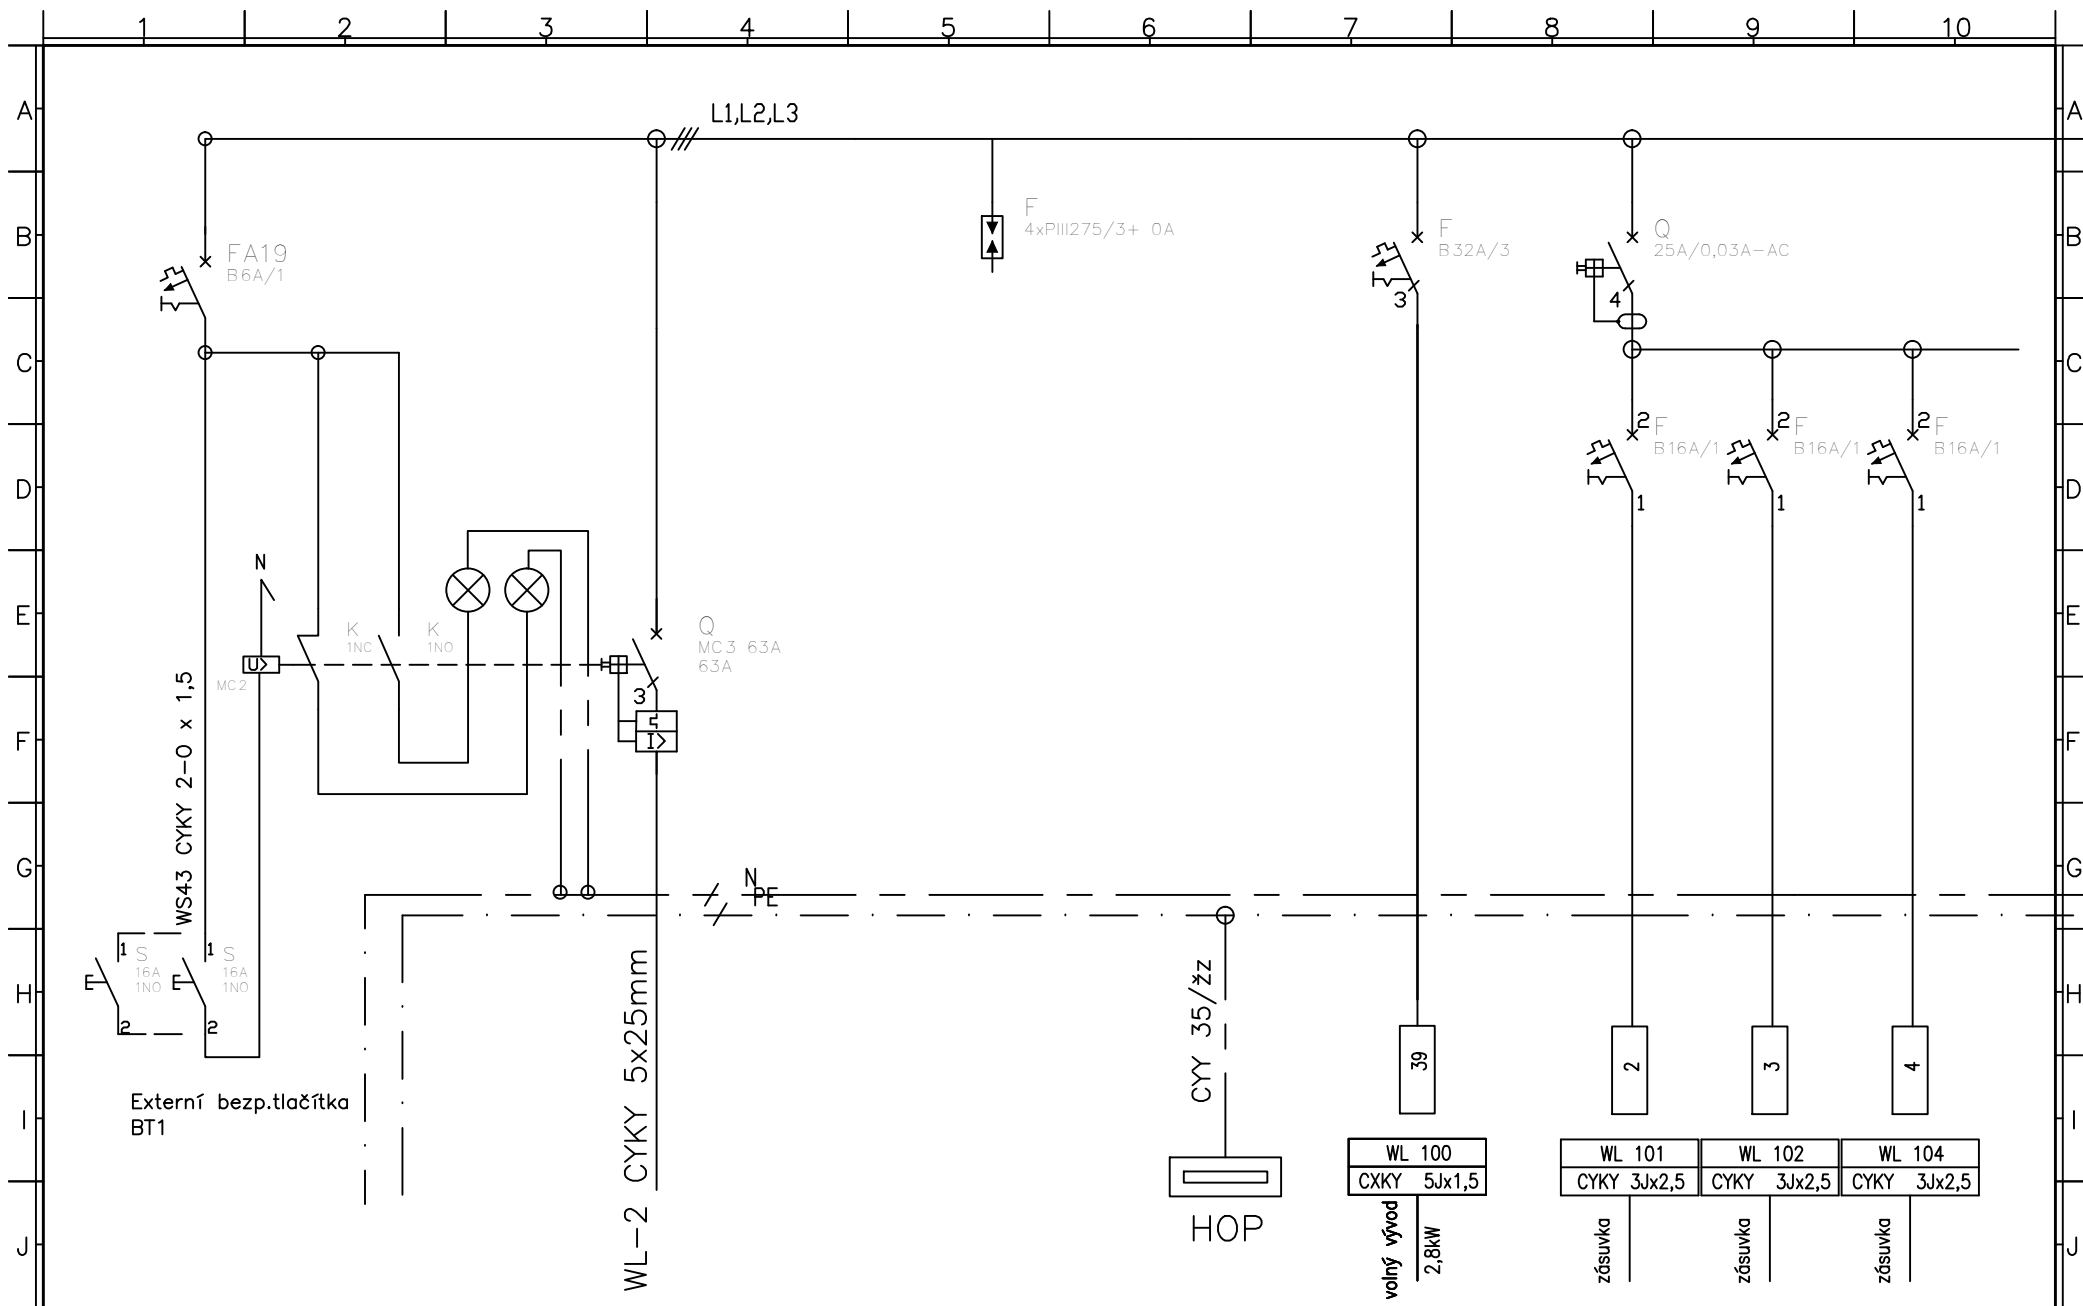

| | | | | | | |
|-------|-------|-------|-------|-------------------------------|-----------------------------------|-----------------------------|
| Index | Změna | Datum | Jméno | Stupeň: PP | Projekt: Elektroinstalace | = |
| | | | | Projektant: Ing. Vlček Václav | | + |
| | | | | Vypracoval: Martina Tesárková | Název výkresu: Rozvaděč R-kuchyně | Číslo výkresu: F.02.6.1-007 |
| | | | | Datum: 11/2012 | | List: 1/3 |
| | | | | | | Příloha: 1 |

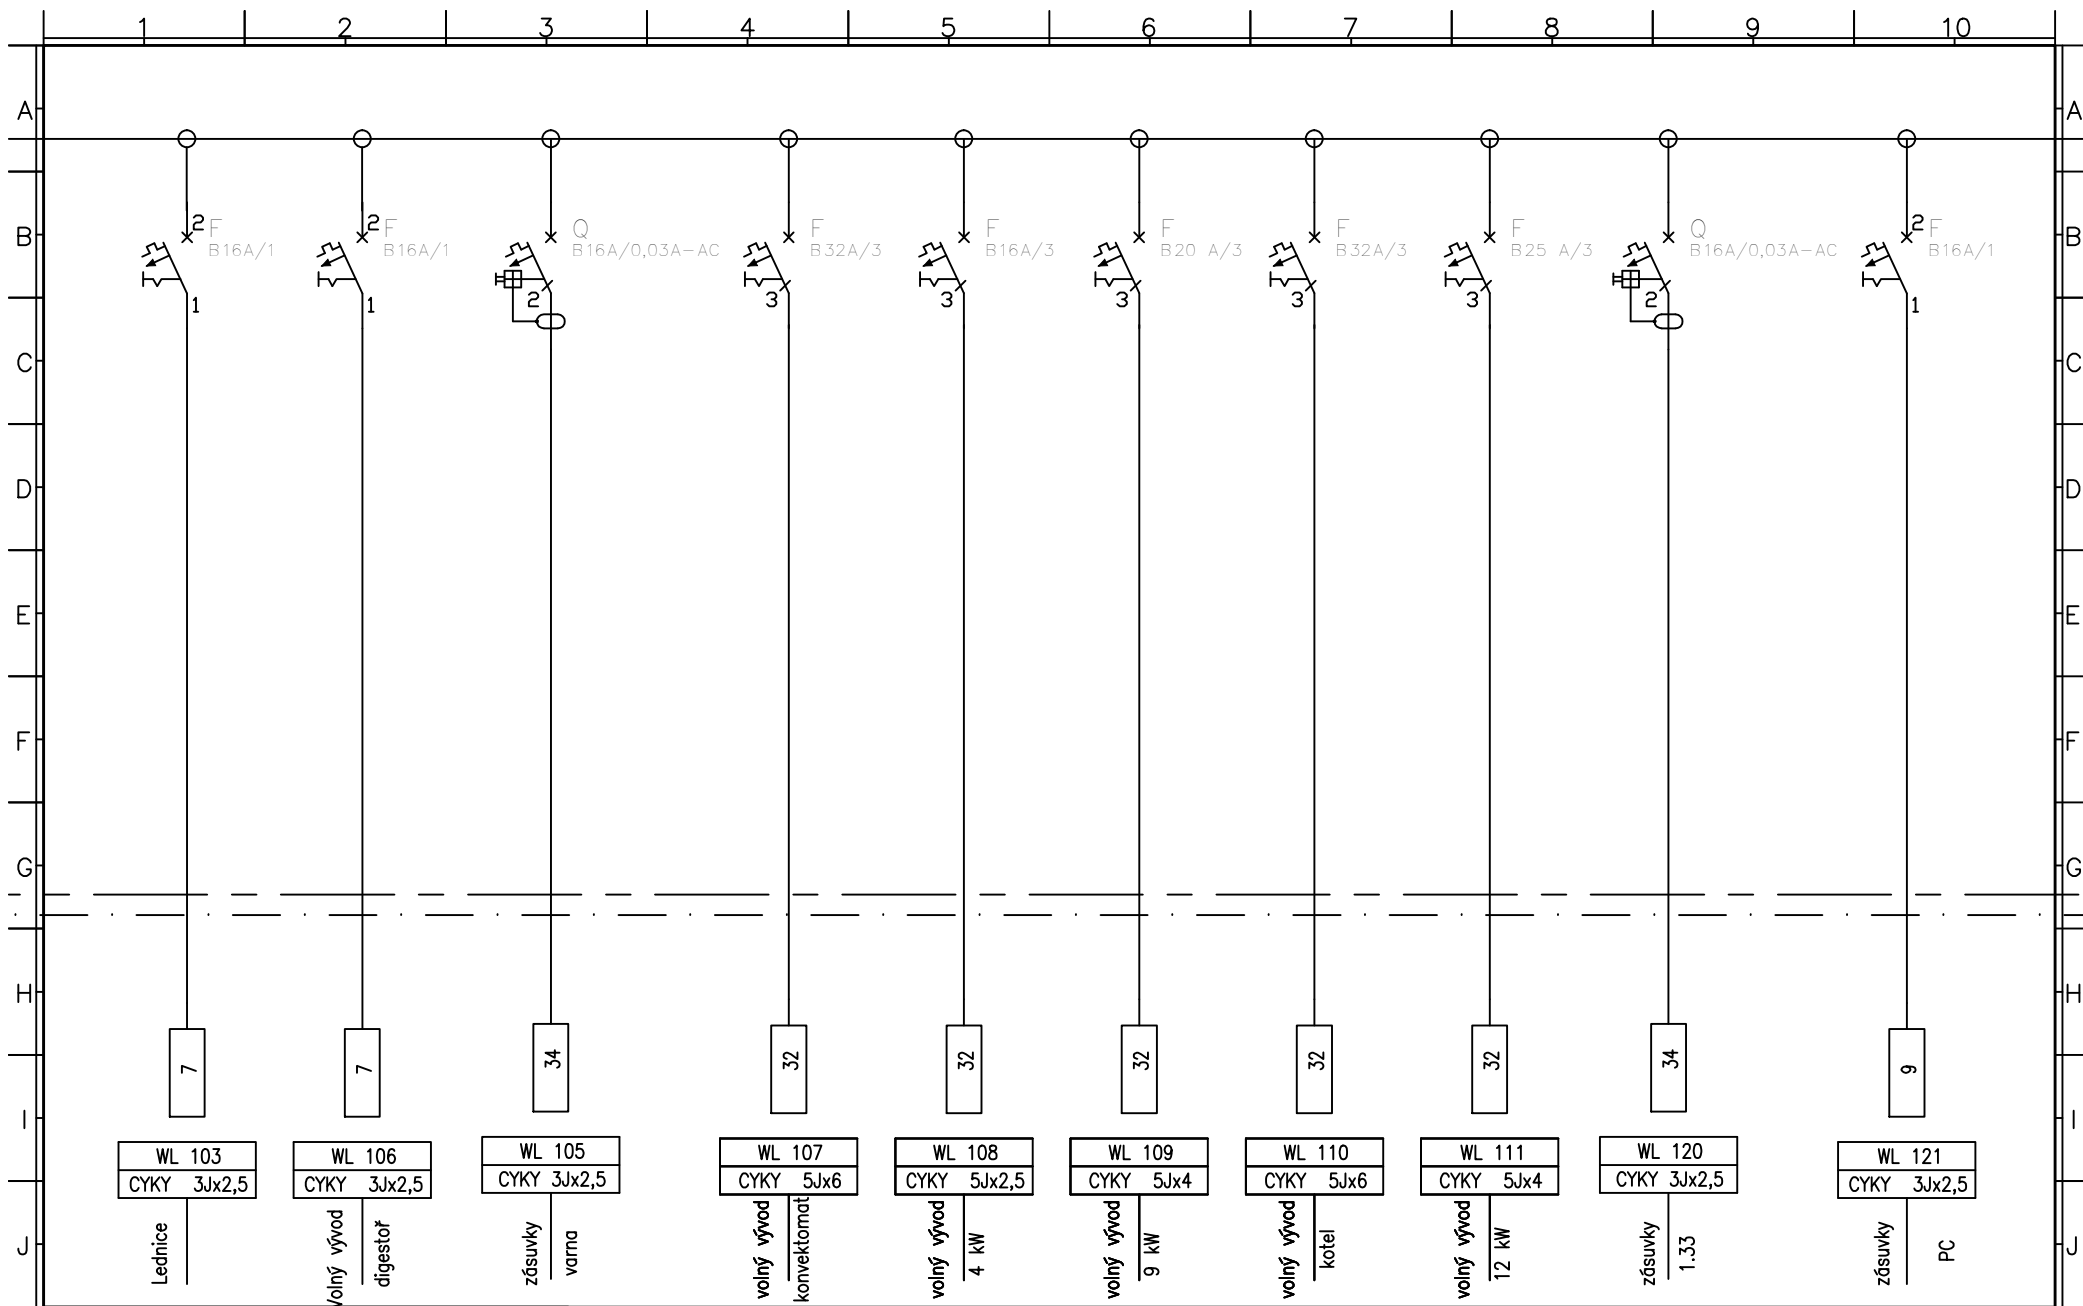

| | | | | | | |
|-------|-------|-------|-------|-------------------------------|-----------------------------------|-----------------------------|
| | | | | Stupeň: pp | Projekt: Elektroinstalace | = |
| | | | | Projektant: Ing. Vlček Václav | | + |
| | | | | Vypracoval: Martina Tesárková | Název výkresu: Rozvaděč R-kuchyně | Číslo výkresu: F.02.6.1-007 |
| | | | | Datum: 11/2012 | | List: 2/3 |
| Index | Změna | Datum | Jméno | | | Příloha: 2 |

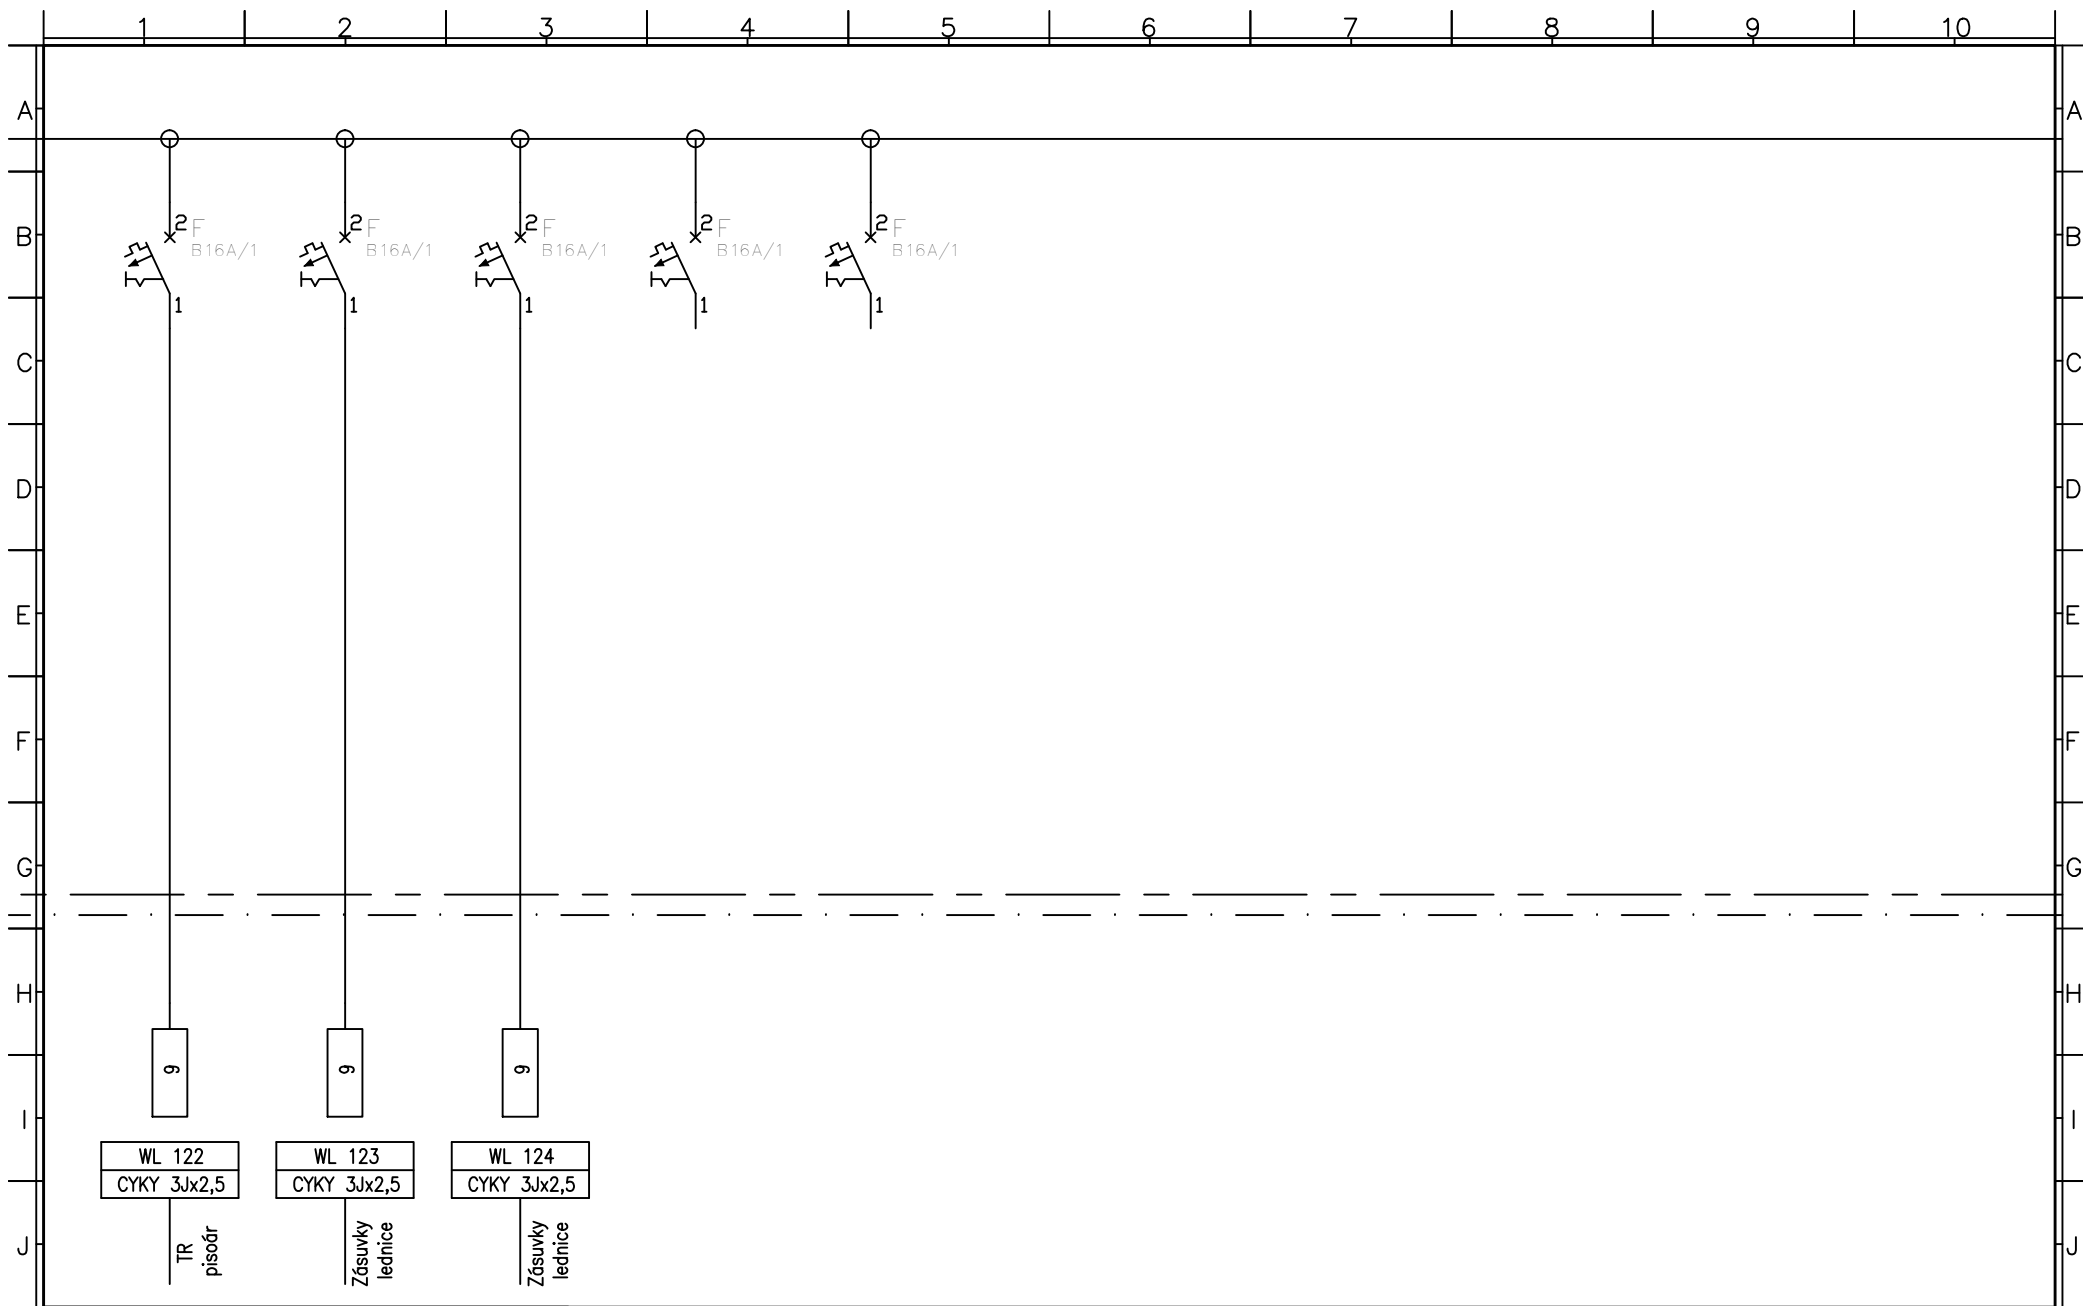

| | | | | | | |
|-------|-------|-------|-------|-------------------------------|-----------------------------------|-----------------------------|
| | | | | Stupeň: pp | Projekt: Elektroinstalace | = |
| | | | | Projektant: Ing. Vlček Václav | | + |
| | | | | Vypracoval: Martina Tesárková | Název výkresu: Rozvaděč R-kuchyně | Číslo výkresu: F.02.6.1-007 |
| | | | | Datum: 11/2012 | | List: 3/3 |
| Index | Změna | Datum | Jméno | | | Příloha: 3 |